
 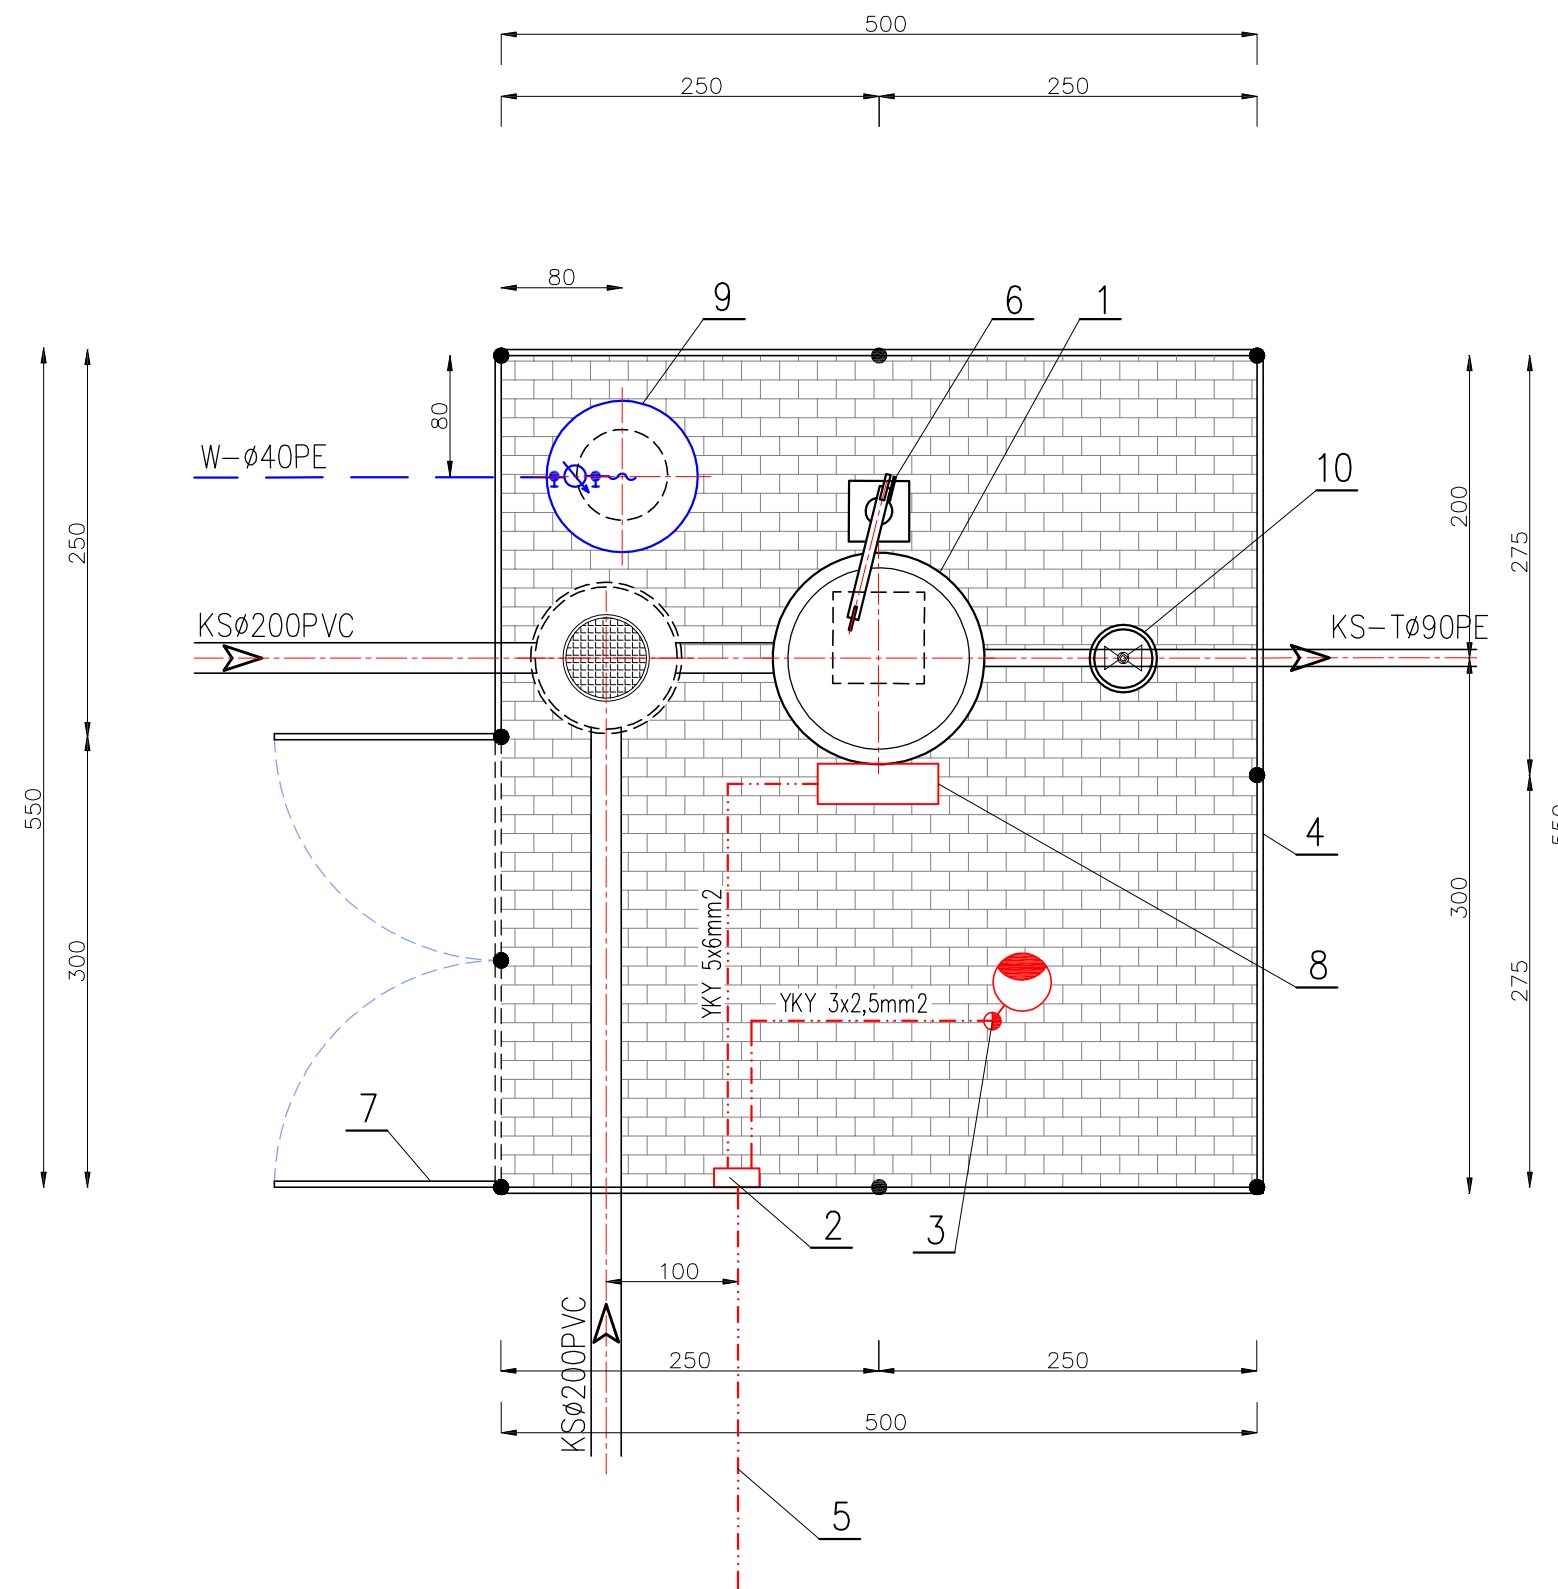


 
 
**PLAN URZĄDZENIA
PRZEPOMPOWNI ŚCIEKÓW
MALBORK ul. DALEKA
SKALA 1:50**



OZNACZENIA:

 Kostka betonowa –
proj. nawierzchnia pompowni

1. Projektowana przepompownia ścieków
2. Projektowana szafka rozdzielcza eNN
3. Projektowany maszt lampy oświetleniowej S40
4. Projektowane ogrodzenie z siatki ocynk.
h=1,5m na słupkach stalowych Dn 65 mm
5. Proj. kabel w/g proj. instalacji elektrycznej
6. Żuraw ŻPR-150 "PROMA"
7. Brama szer. 3m
8. Projektowana szafka sterująca przepompowni
9. Projektowany punkt czerpalny wody
10. Zasuwa żel. ciśnie. kołnie. DN80
z uszczelnieniem miękkim, obudowa i skrzynka
11. Dojście piesze do przepompowni

 proj. ogrodzenie
 proj. sieć grawitacyjna
 proj. kolektor tłoczny
 projektowane przyłącze wodociągowe
 projektowana instalacja elektryczna



PLAN URZĄDZENIA PRZEPOMPOWNI ŚCIEKÓW

Projekt: PROJEKT SIECI KANALIZACJI SANITARNEJ	Branża: Sanitarna	Data: 03.2014r
Lokalizacja: MALBORK ul. BYDGOSKA I DALEKA działki nr 7/28, 7/32, 7/22, 7/29, 126/7 obr.5	Projektant: mgr inż. A. Papaj upr. 1529/EL/90	Podpis: Skala 1:50
Inwestor: Miasto Malbork Pl. Słowiański 5, 82-200 Malbork	Asystent: tech.L. Pestka	Podpis: Nr Rys. 8
	Sprawdził: inż. J. Poplawski upr. POM/0139/POOS/04	Podpis: Nr zlecenia 4014